


LEGENDA	
SIMBOLI	DESCRIZIONE
	QUADRO ELETTRICO
	APERTURA STRADALE ALTEZZA PALI IN FURBI TUTTI
	APPARECCHIO DA ARREDO URBANO ALTEZZA PALI IN FURBI TUTTI
	APPARECCHIO A PARETE

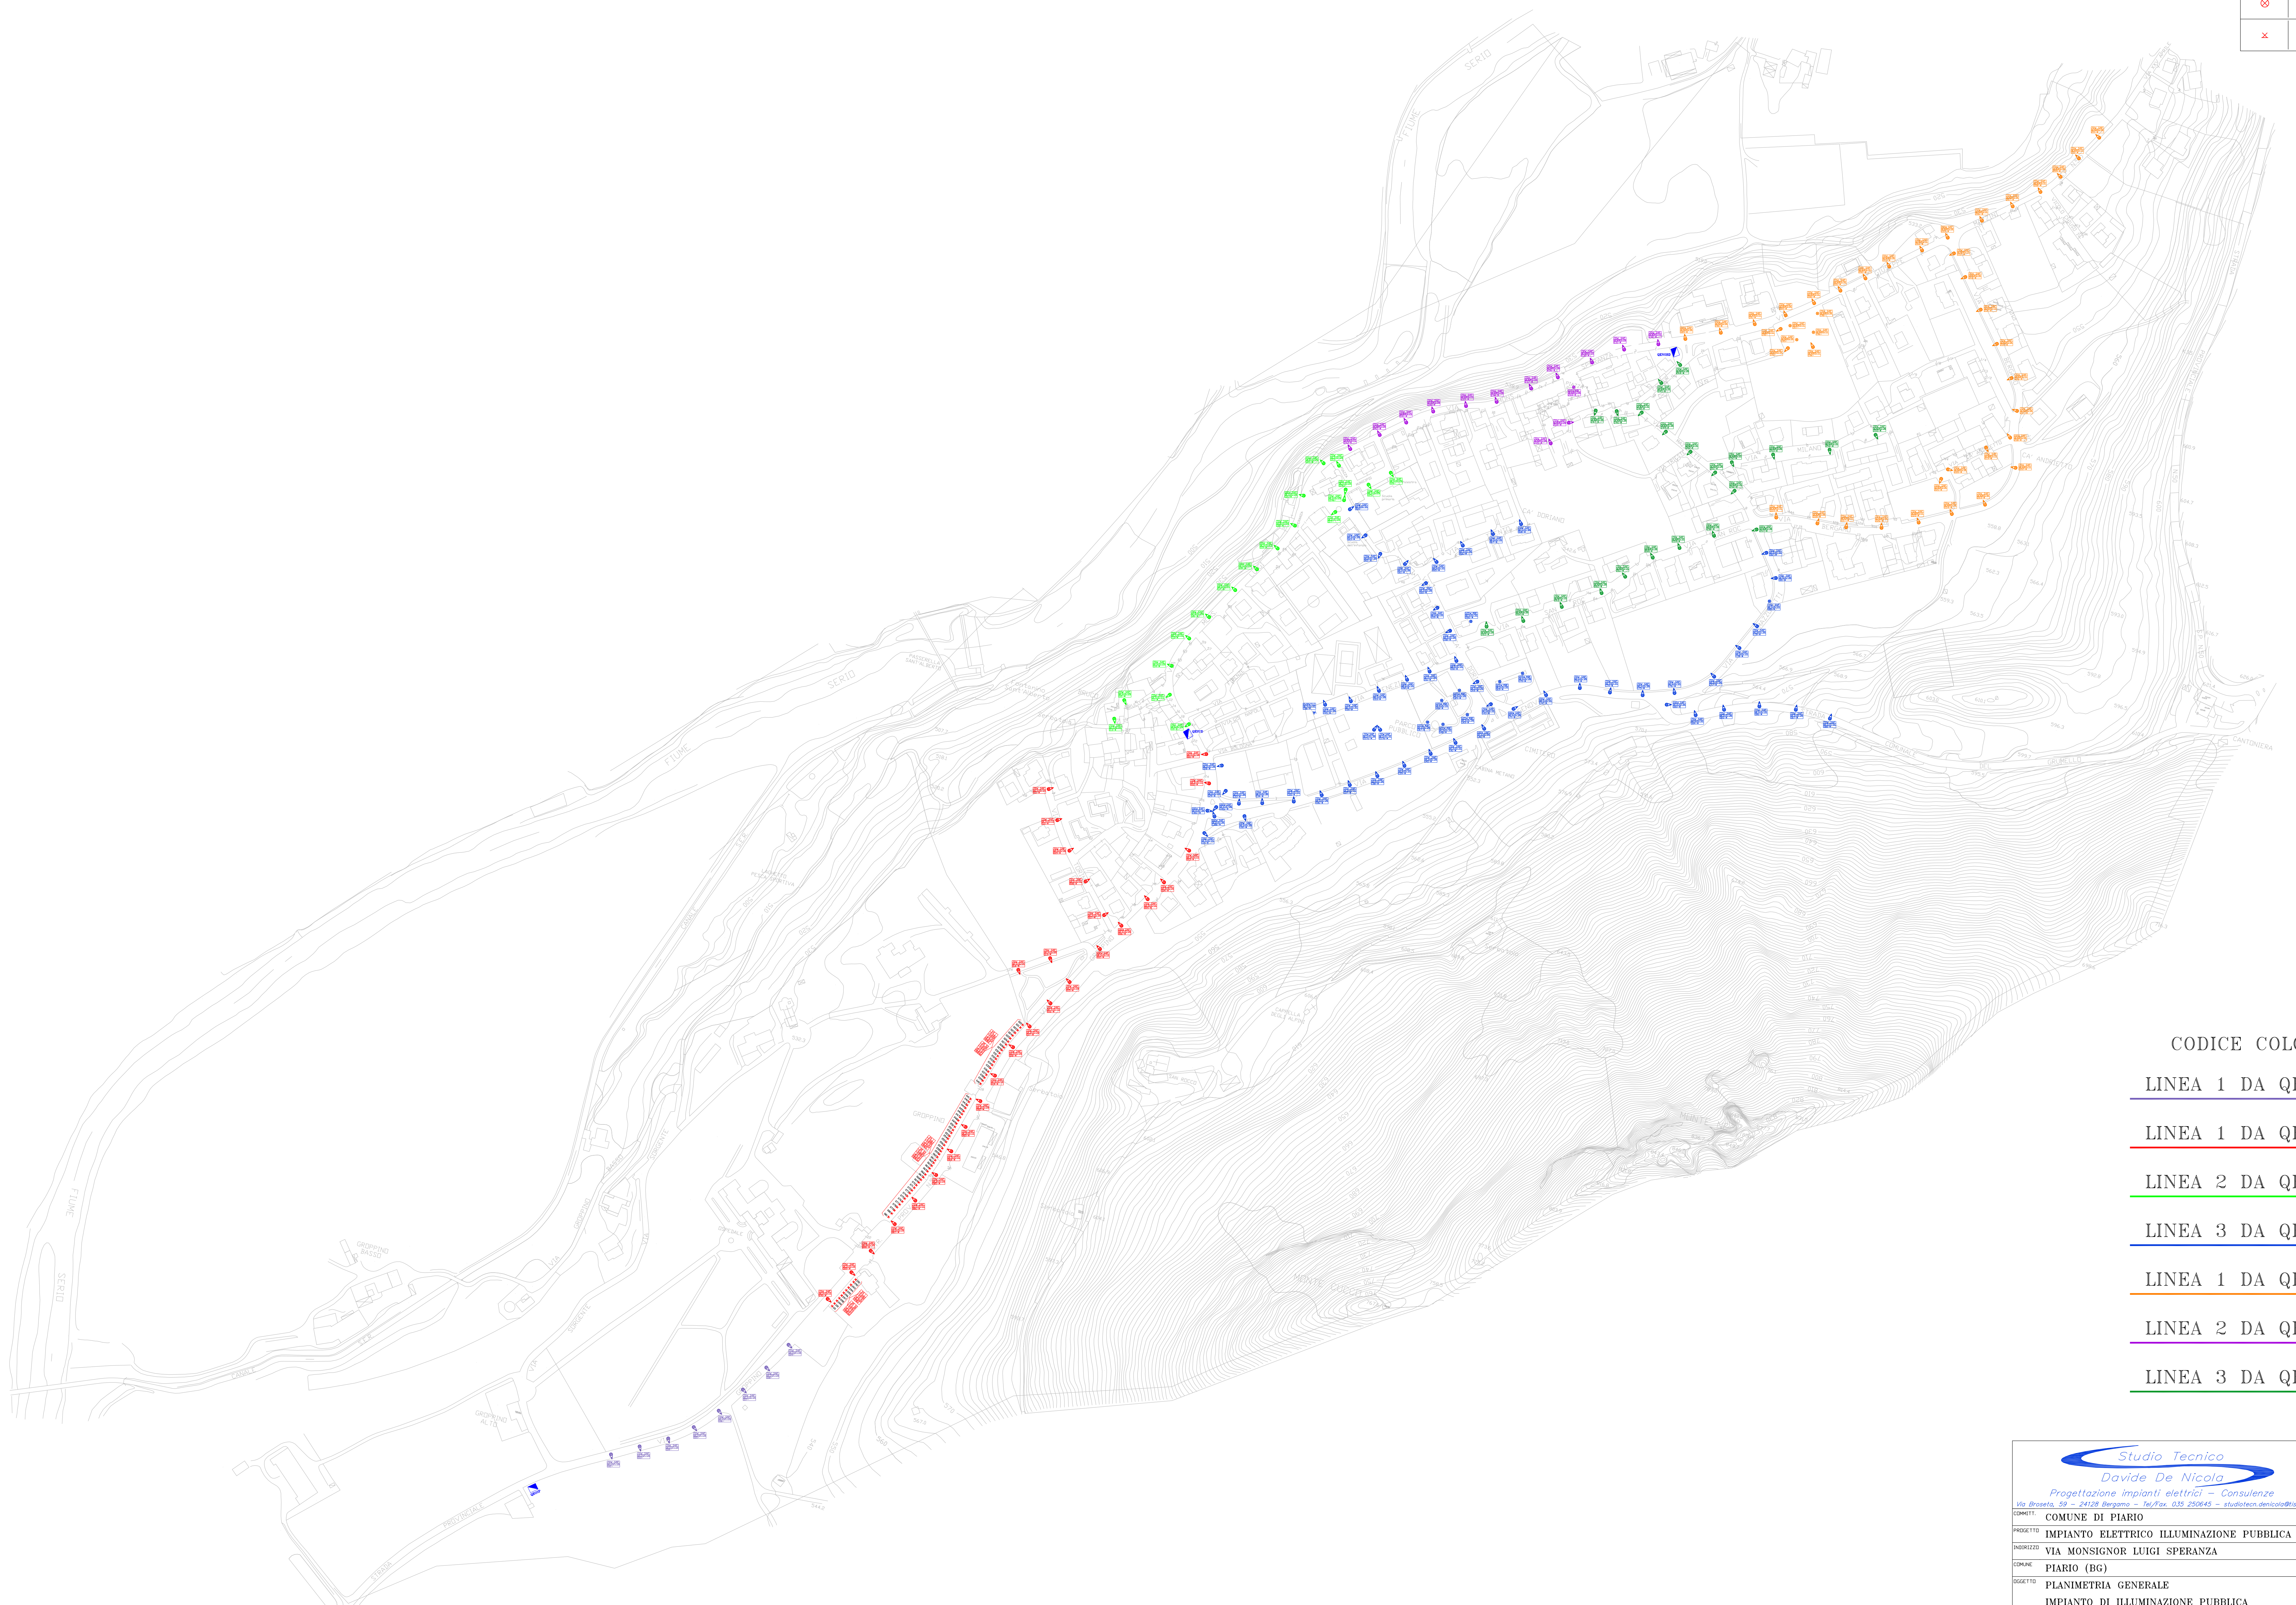

- CODICE COLORI**
- LINEA 1 DA QEOSP
 - LINEA 1 DA QESUD
 - LINEA 2 DA QESUD
 - LINEA 3 DA QESUD
 - LINEA 1 DA QENORD
 - LINEA 2 DA QENORD
 - LINEA 3 DA QENORD

Studio Tecnico
Davide De Nicola
Progettazione impianti elettrici - Consulenze
Via Broletto, 59 - 24128 Bergamo - Tel/Fax. 035 250845 - studio@studio.demicola.it

TIMBRO

PRELIMINARE
 DEFINITIVO
 COSTRUZIONE XI

SCALA 1:2000 COPR. 009015

DATA: 05/08/2018
 DATA:
 DATA:
 DATA:
 DATA:
 DATA:
 DATA:

COMMITTENTE: COMUNE DI PIARIO
 PROGETTO: IMPIANTO ELETTRICO ILLUMINAZIONE PUBBLICA
 INDIRIZZATO: VIA MONSIGNOR LUIGI SPERANZA
 COMUNE: PIARIO (BG)
 OGGETTO: PLANIMETRIA GENERALE
 IMPIANTO DI ILLUMINAZIONE PUBBLICA

AI SENSI DELLA LEGGE 22/04/01 N.633, SI VIETA OGNI TIPO DI RIPRODUZIONE - ANCHE PARZIALE - NEL PRESENTE SENZA AUTORIZZAZIONE SCRITTA